

ACCESOS A EDIFICIO:

PLANTA BAJA:

S-1: Acceso habitual desde Calle Peatonal.
 S-2: Acceso habitual desde Plaza Universidad.

SE-1 y SE-2: Salidas de emergencia en fachada Norte.
 SE-3: Salida de emergencia en fachada Oeste.
 SE-4: Salidas de emergencia en fachada Sur.

PLANTA PRIMERA:

SE-5 y SE-6: Salidas de emergencia en fachada Norte.

COTA INTERMEDIA BAJA-SOTANO:

SE-7: Entrada y Salida de mercancías en fachada Norte.

 HIDRANTES EN ARQUETA
 PUNTO DE REUNION EXTERIOR



DENOMINACION
 PLAN DE AUTOPROTECCIÓN
 PLANO DE EMPLAZAMIENTO

ESCALA: S / E		
DIBUJADO	B. PRADAS	SEPTIEMBRE-08
COMPROBADO	R. MORENO	SEPTIEMBRE-08
APROBADO	A. GOMEZ	SEPTIEMBRE-08


CLIENTE



UNIVERSIDAD DE CASTILLA-LA MANCHA

EDIF. MELCHOR DE MACANAZ
 CAMPUS UNIVERSITARIO ALBACETE
 Plaza de la Universidad, nº1 - ALBACETE

SUSTITUYE A:	
SUSTITUIDO POR:	
PLANO N°	REV. ACTUAL
02	0

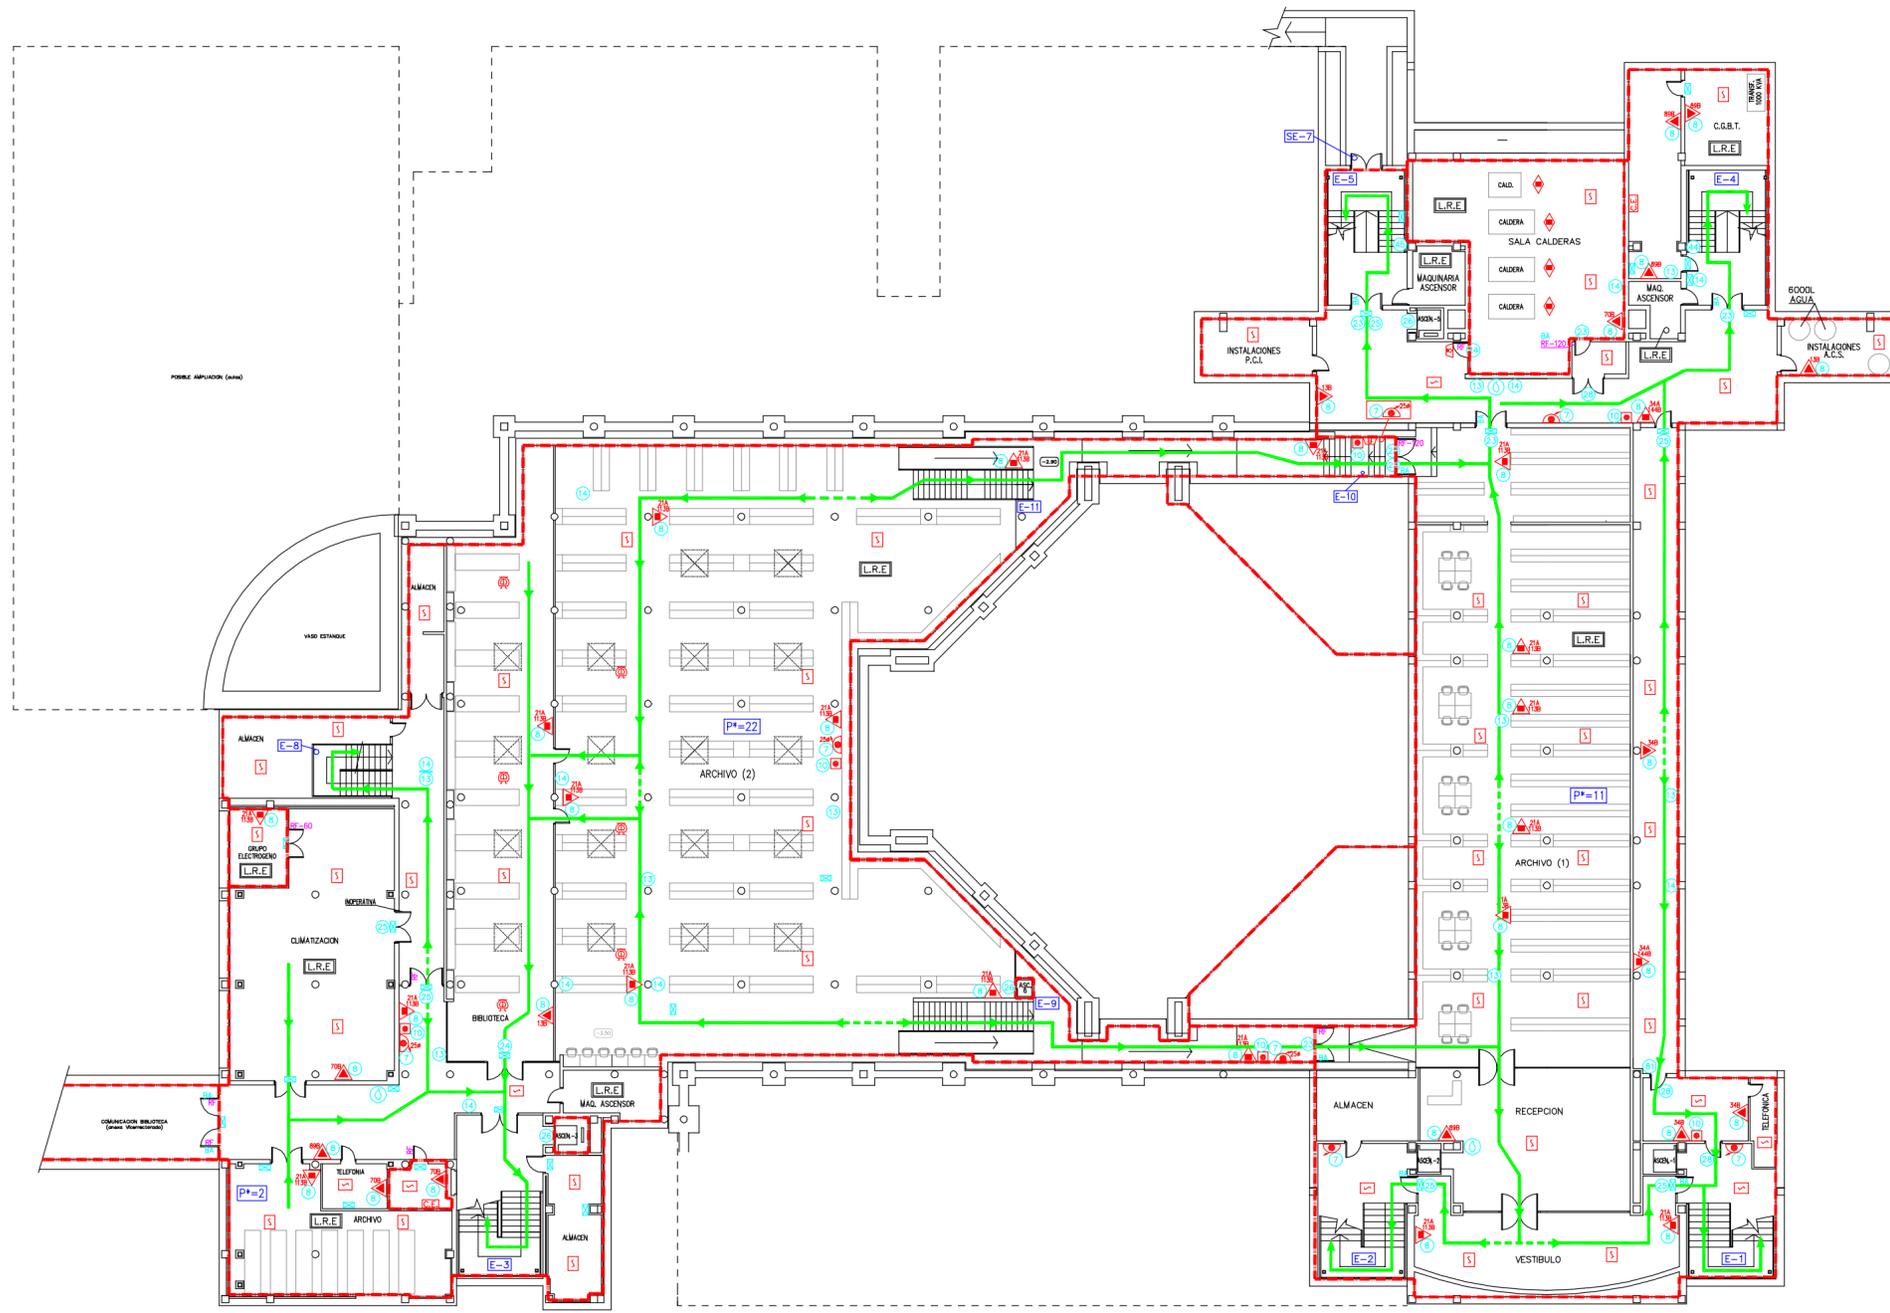


LEYENDA

	VIA DE EVACUACION PRINCIPAL		AVISADOR DE ALARMA POR MEDIOS ACUSTICOS
	VIA DE EVACUACION ALTERNATIVA		AVISADOR DE ALARMA POR MEDIOS OPTICOS
	SECTOR DE INCENDIO		CUADRO ELECTRICO
	EXTINTOR DE POLVO POLVALENTE EFICACIA 34A 144B		DETECTOR DE HUMOS
	EXTINTOR DE POLVO POLVALENTE EFICACIA 21A 13B		ALUMBRADO DE EMERGENCIA Y SEÑALIZACION
	EXTINTOR DE CO2 EFICACIA 13B		PLANO DE USTED ESTA AQUI
	EXTINTOR DE CO2 EFICACIA 34B		BARRA ANTIPANICO
	EXTINTOR DE CO2 EFICACIA 89B		RESISTENCIA AL FUEGO
	EXTINTOR DE CO2 EFICACIA 70B		SP SALIDA DE PLANTA
	BOCA DE INCENDIO EQUIPADA DE 45mm #		E ESCALERA
	BOCA DE INCENDIO EQUIPADA DE 25mm #		L.R.E. LOCAL RESERVA ESPECIAL
	PULSADOR DE ALARMA		P POBLACION
	SISTEMA FIJO DE EXTINCION POR POLVO POLVALENTE 12kg		P* POBLACION ALTERNATIVA
	SPRINKLER		

SEÑALIZACION

						SALIDA	SALIDA DE EMERGENCIA	NO USAR EN CASO DE EMERGENCIA	SIN SALIDA			SALIDA DE EMERGENCIA	SALIDA DE EMERGENCIA

	DENOMINACION	PLAN DE AUTOPROTECCIÓN PLANTA SOTANO	ESCALA: 1 / 200
	CLIENTE	 EDIF. MELCHOR DE MACANAZ CAMPUS UNIVERSITARIO ALBACETE Plaza de la Universidad, nº1 - ALBACETE	DISEÑADO B. PRADOS SEPTIEMBRE-08 COMPROBADO R. MORENO SEPTIEMBRE-08 APROBADO A. GÓMEZ SEPTIEMBRE-08
	SUSTITUYE A:		SUSTITUYE POR:
			PLANO Nº
		03	10

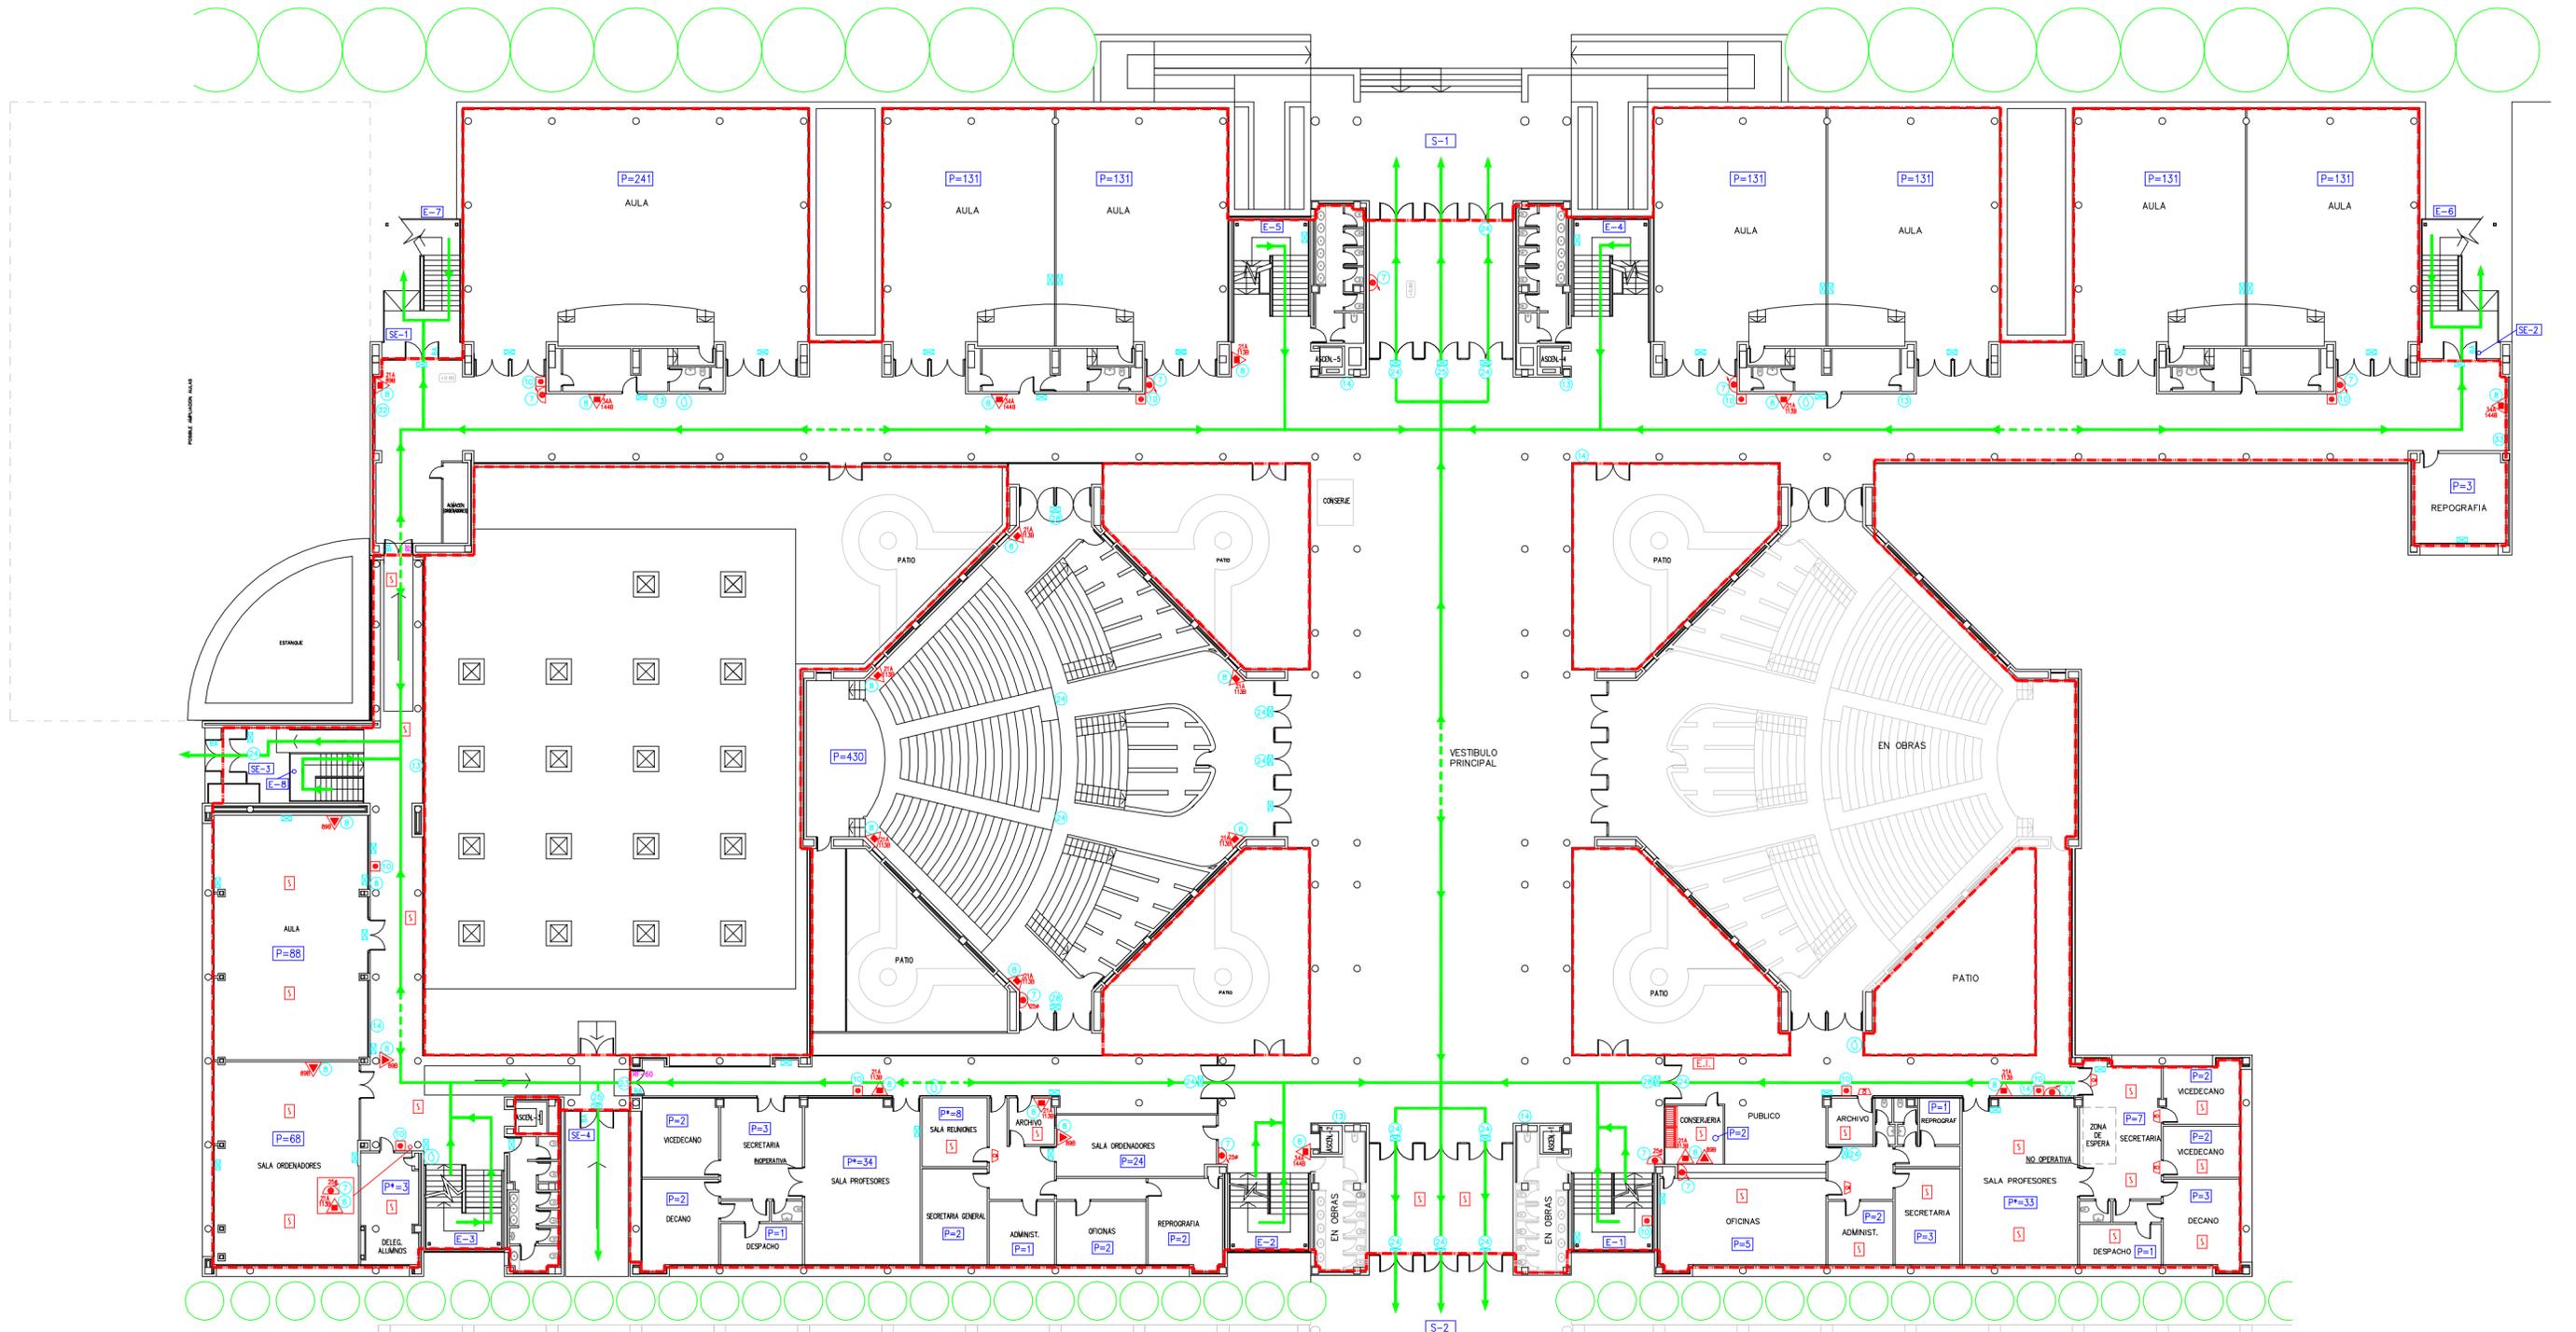



LEYENDA

	VA DE EVACUACION PRINCIPAL		E-31 EQUIPO DE INTERVENCION
	VA DE EVACUACION ALTERNATIVA		AVISADOR DE ALARMA POR MEDIOS ACUSTICOS
	SECTOR DE INCENDIO		AVISADOR DE ALARMA POR MEDIOS OPTICOS
	EXTINTOR DE POLVO POLIVALENTE EFICACIA 34A 144B		ALAMBADO DE EMERGENCIA Y SEÑALIZACION
	EXTINTOR DE POLVO POLIVALENTE EFICACIA 21A 113B		PLANO DE USTED ESTA AQUI
	EXTINTOR DE POLVO POLIVALENTE EFICACIA 21A 89B		BARRA ANTIPIANCO
	EXTINTOR DE CO2 EFICACIA 89B		RESISTENCIA AL FUEGO
	BOCA DE INCENDIO EQUIPADA DE 45mm #		SE SALIDA DE EMERGENCIA
	BOCA DE INCENDIO EQUIPADA DE 25mm #		S SALIDA DE EDIFICIO
	PULSADOR DE ALARMA		E ESCALERA
	SPRINKLER		L.R.C. LOCAL RIESGO ESPECIAL
	DETECTOR DE HUMOS		P POBLACION
	CENTRAL DE DETECCION Y ALARMA		PA POBLACION ALTERNATIVA

SEÑALIZACION

			NO USAR EN CASO DE EMERGENCIA
			SIN SALIDA
			SALIDA DE EMERGENCIA
			SALIDA DE EMERGENCIA

 	DENOMINACION	PLAN DE AUTOPROTECCION	ESCALA: 1 / 200
		PLANTA BAJA	DIBUJADO B. PRADAS SEPTIEMBRE-08
	CLIENTE	UNIVERSIDAD DE CASTILLA-LA MANCHA	COMPROBADO R. MORENO SEPTIEMBRE-08
		EDIF. MELCHOR DE MACANAZ CAMPUS UNIVERSITARIO ALBACETE Plaza de la Universidad, n°1 - ALBACETE	APROBADO A. GOMEZ SEPTIEMBRE-08
	SUSTITUYE A:		SUSTITUYE POR:
			PLANO N°
			04
			REV. ACTUAL
			10

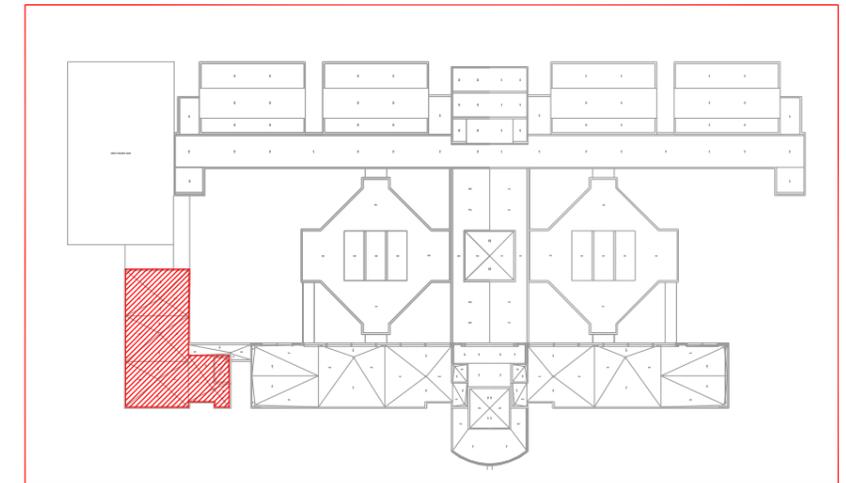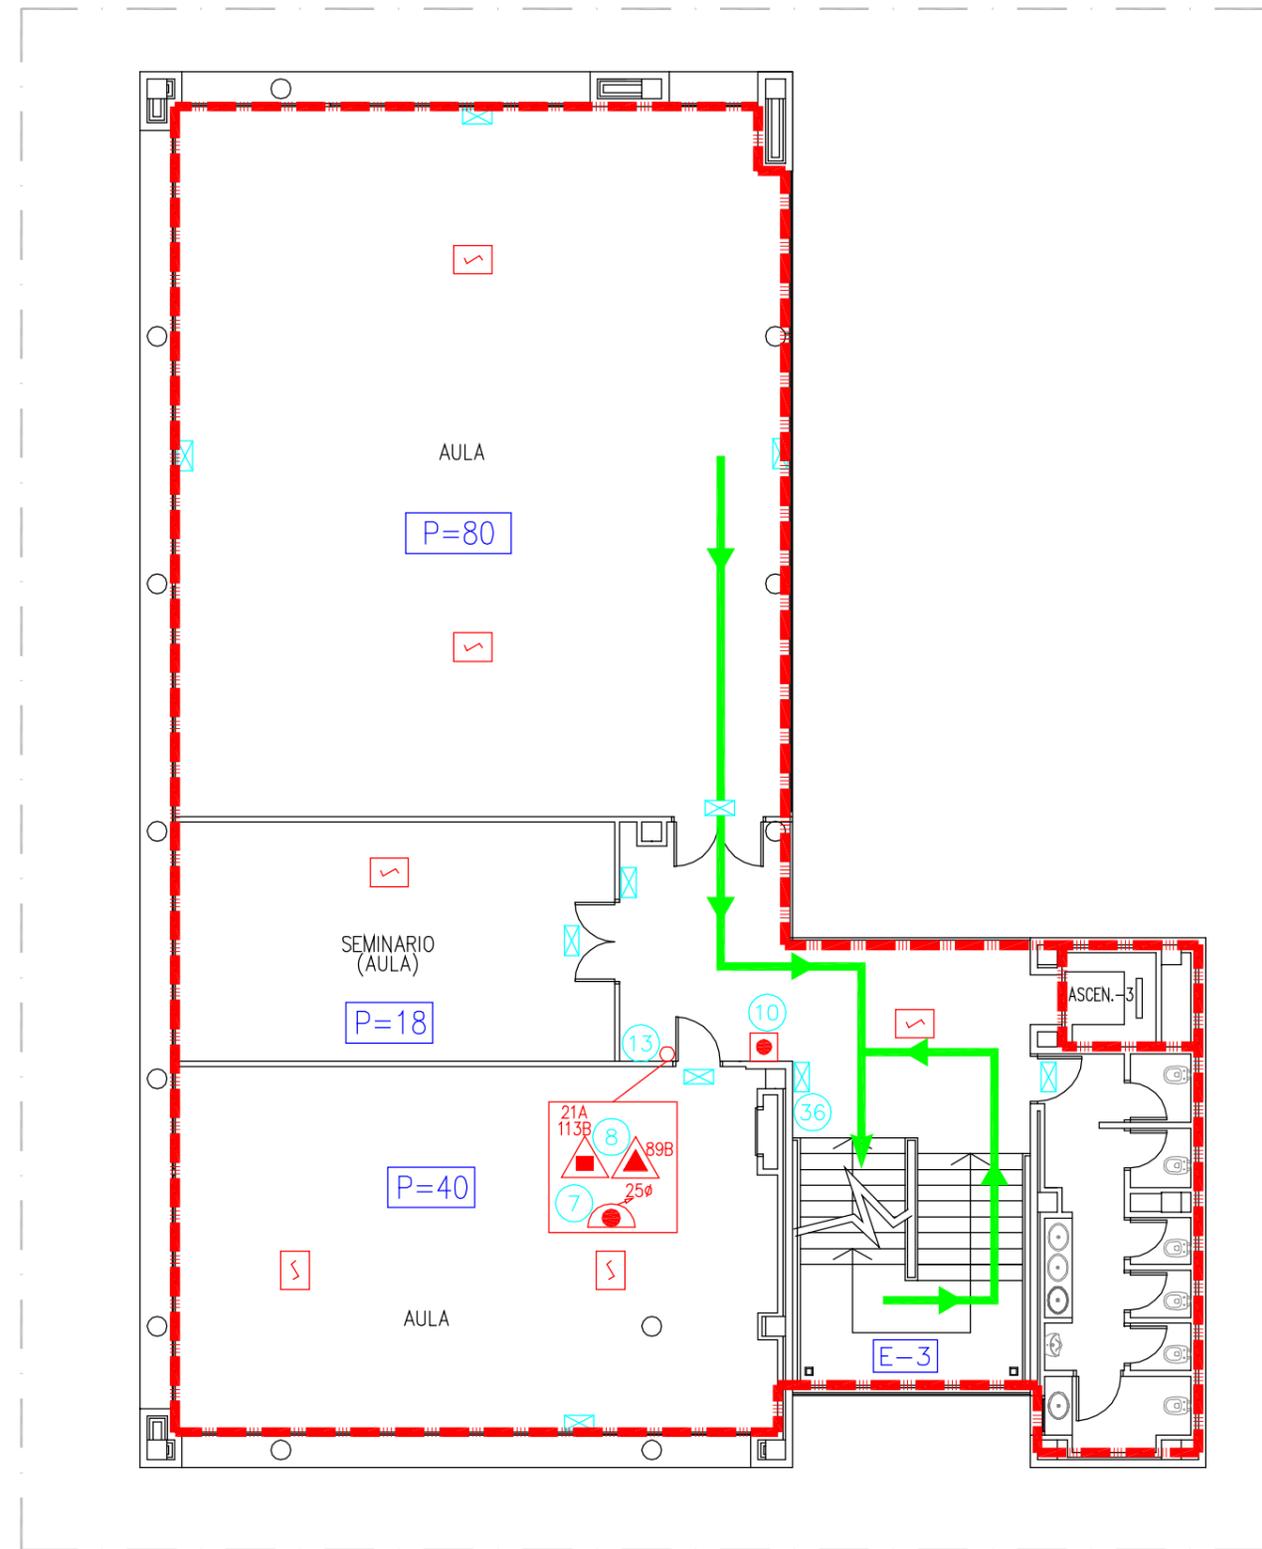


LEYENDA

- VIA DE EVACUACION PRINCIPAL
- VIA DE EVACUACION ALTERNATIVA
- SECTOR DE INCENDIO
- EXTINTOR DE POLVO POLIVALENTE EFICACIA 21A 113B
- EXTINTOR DE CO2 EFICACIA 89B
- BOCA DE INCENDIO EQUIPADA DE 25mm ø
- PULSADOR DE ALARMA
- DETECTOR DE HUMOS
- ALUMBRADO DE EMERGENCIA Y SEÑALIZACION
- SALIDA DE PLANTA
- ESCALERA
- LOCAL RIESGO ESPECIAL
- POBLACION

SEÑALIZACION

-
-
-
-
-

	DENOMINACION		ESCALA: 1 / 150		
	PLAN DE AUTOPROTECCIÓN			DIBUJADO	B. PRADAS / SEPTIEMBRE-08
	ENTREPLANTA			COMPROBADO	R. MORENO / SEPTIEMBRE-08
	CLIENTE UNIVERSIDAD DE CASTILLA-LA MANCHA EDIF. MELCHOR DE MACANAZ CAMPUS UNIVERSITARIO ALBACETE Plaza de la Universidad, nº1 – ALBACETE			APROBADO	A. GÓMEZ / SEPTIEMBRE-08
				SUSTITUYE A:	
			SUSTITUIDO POR:		
			PLANO N°	REV. ACTUAL	
			05	0	

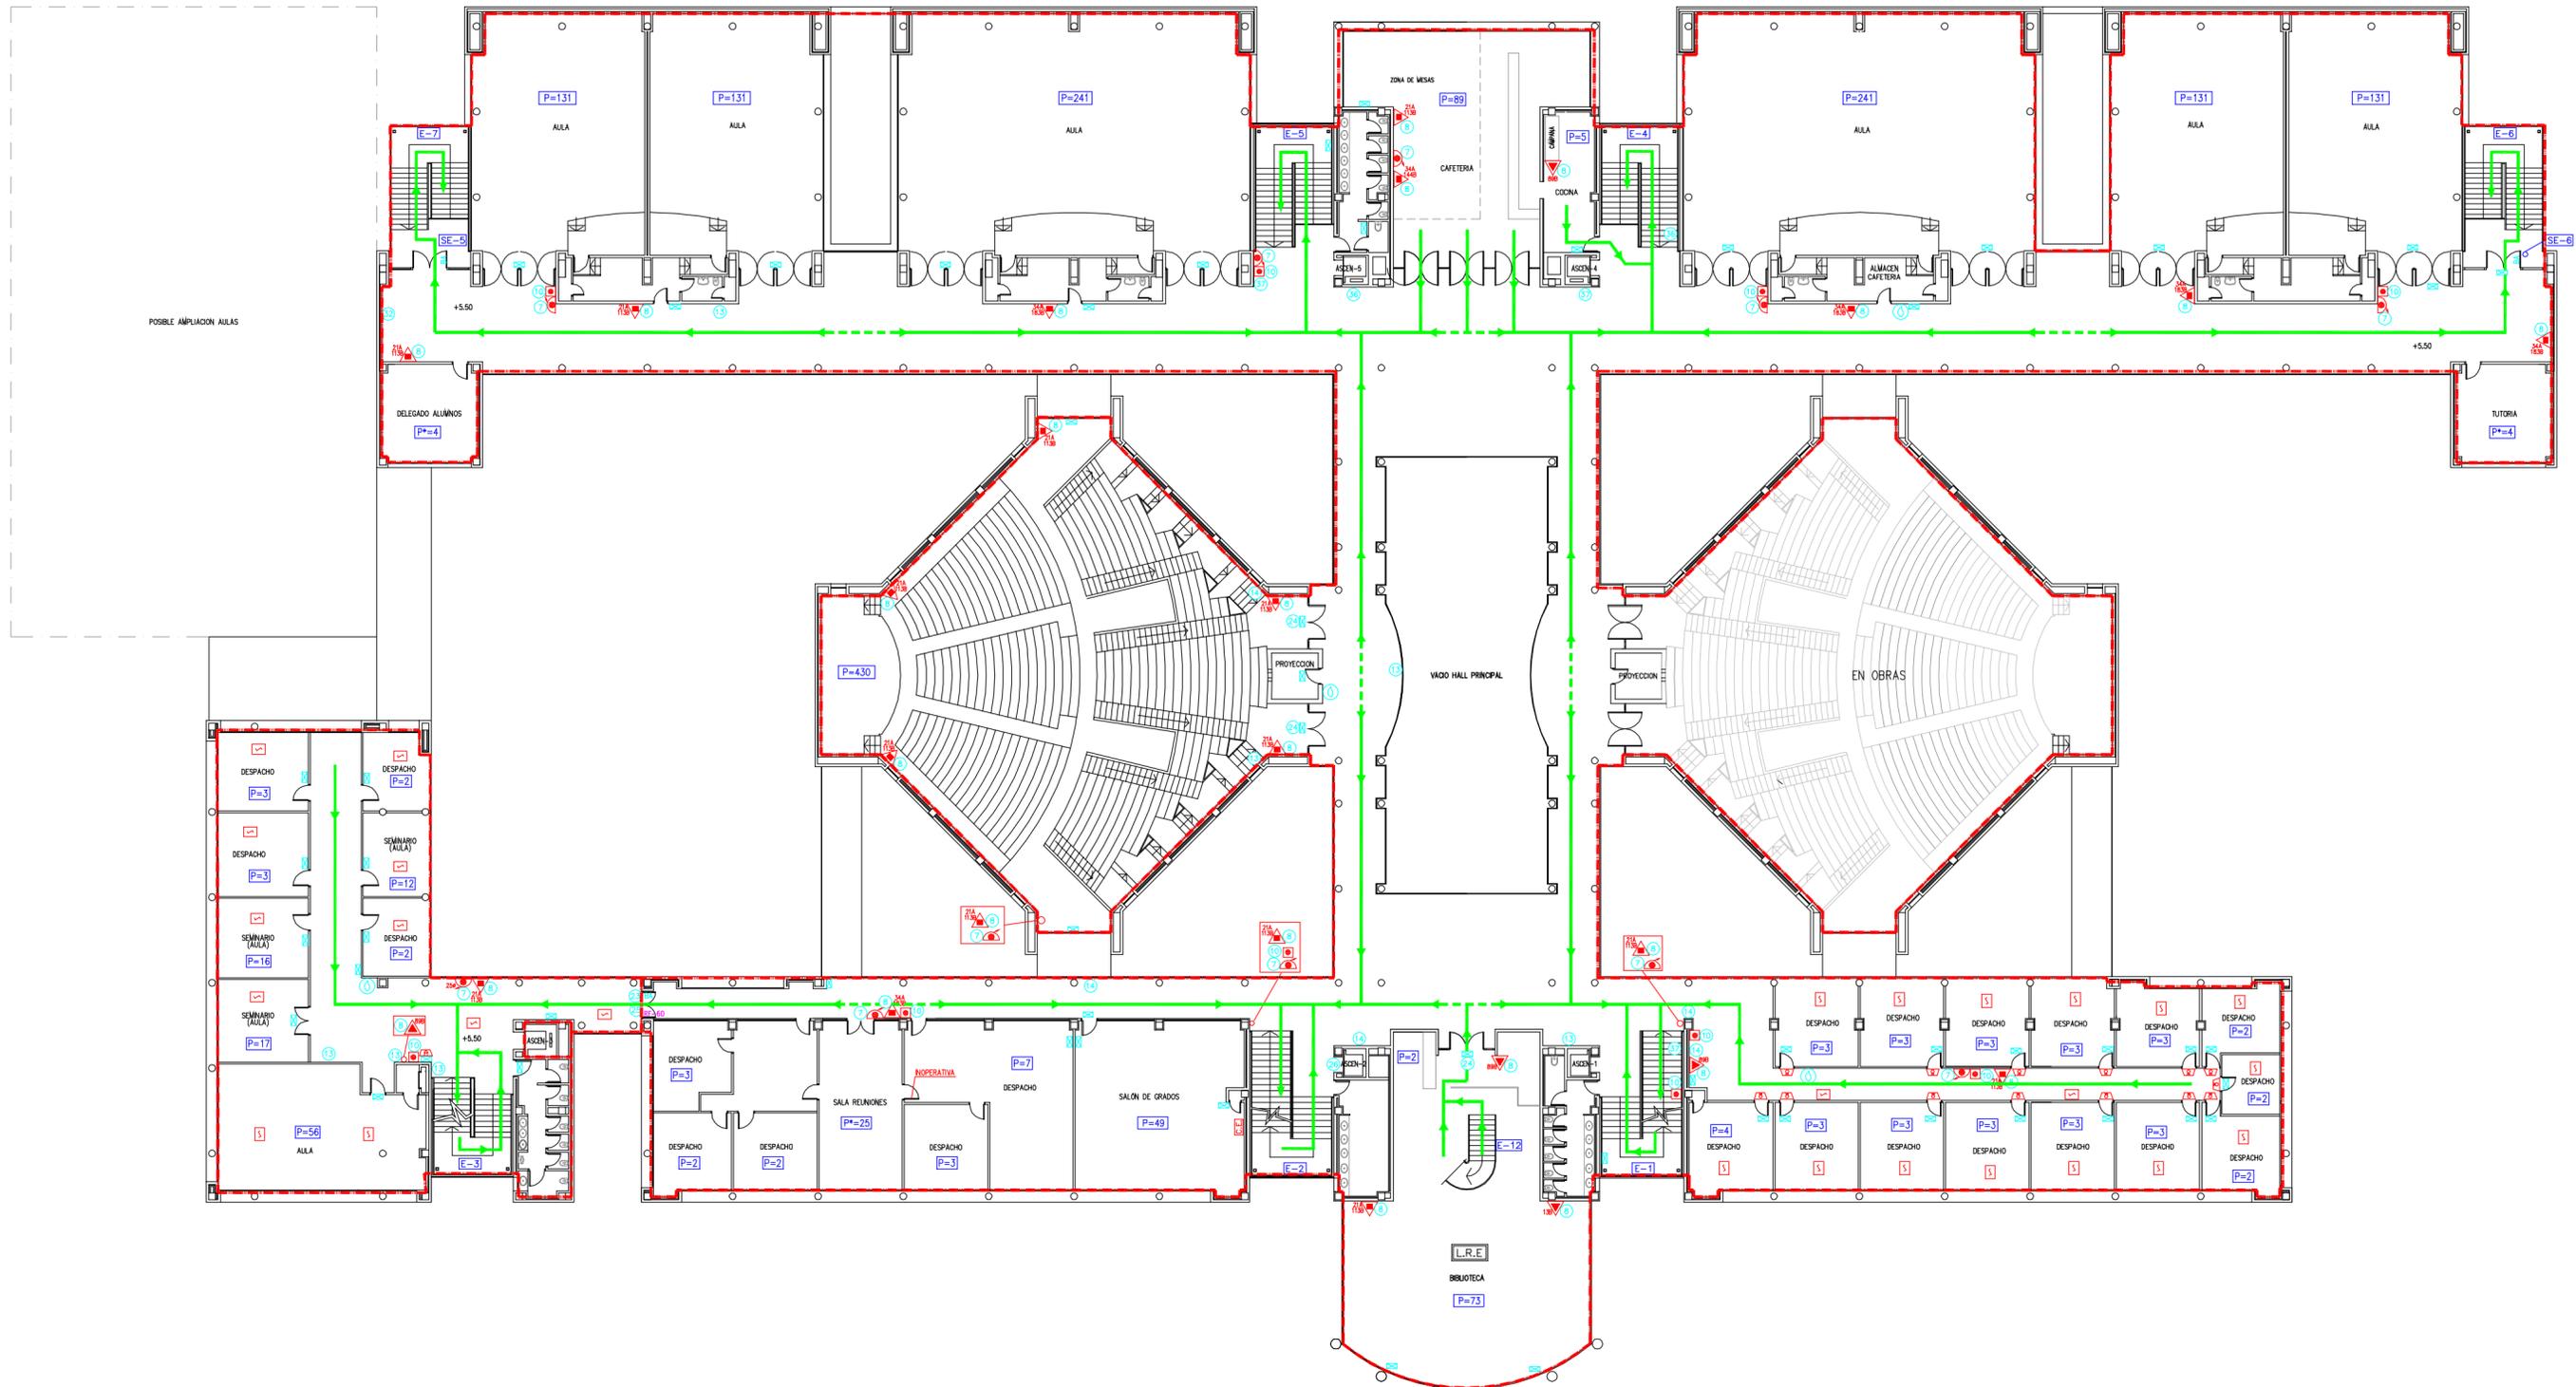


LEYENDA

	VIA DE EVACUACION PRINCIPAL		AVISADOR DE ALARMA POR MEDIOS ACUSTICOS
	VIA DE EVACUACION ALTERNATIVA		AVISADOR DE ALARMA POR MEDIOS OPTICOS
	SECTOR DE INCENDIO		CUADRO ELECTRICO
	EXTINTOR DE POLVO POLIVALENTE EFICACIA 34A 144B		ALAMBRAO DE EMERGENCIA Y SEÑALIZACION
	EXTINTOR DE POLVO POLIVALENTE EFICACIA 21A 113B		PLANO DE USTED ESTA AQUI
	EXTINTOR DE POLVO POLIVALENTE EFICACIA 34A 183B		BARRA ANTIPIANCO
	EXTINTOR DE CO2 EFICACIA 13B		RESISTENCIA AL FUEGO
	EXTINTOR DE CO2 EFICACIA 89B		SALIDA DE PLANTA
	BIOCA DE INCENDIO EQUIPADA DE 45mm #		E ESCALERA
	BIOCA DE INCENDIO EQUIPADA DE 25mm #		L.R.E. LOCAL RESISO ESPECIAL
	PULSADOR DE ALARMA		P POBLACION
	DETECTOR DE HUMOS		PA POBLACION ALTERNATIVA

SEÑALIZACION

			NO USAR EN CASO DE EMERGENCIA
			SOLICITA SU RECONSTRUCCION

	DENOMINACION	PLAN DE AUTOPROTECCION PLANTA PRIMERA	ESCALA: 1 / 200
	CLIENTE	 EDIF. MELCHOR DE MACANAZ CAMPUS UNIVERSITARIO ALBACETE Plaza de la Universidad, n°1 - ALBACETE	DISEÑADO B. PRADAS SEPTIEMBRE-08 COMPROBADO R. MORENO SEPTIEMBRE-08 APROBADO A. GÓMEZ SEPTIEMBRE-08 SUSTITUYE A: SUSTITUYE POR:
			PLANO N°
			06

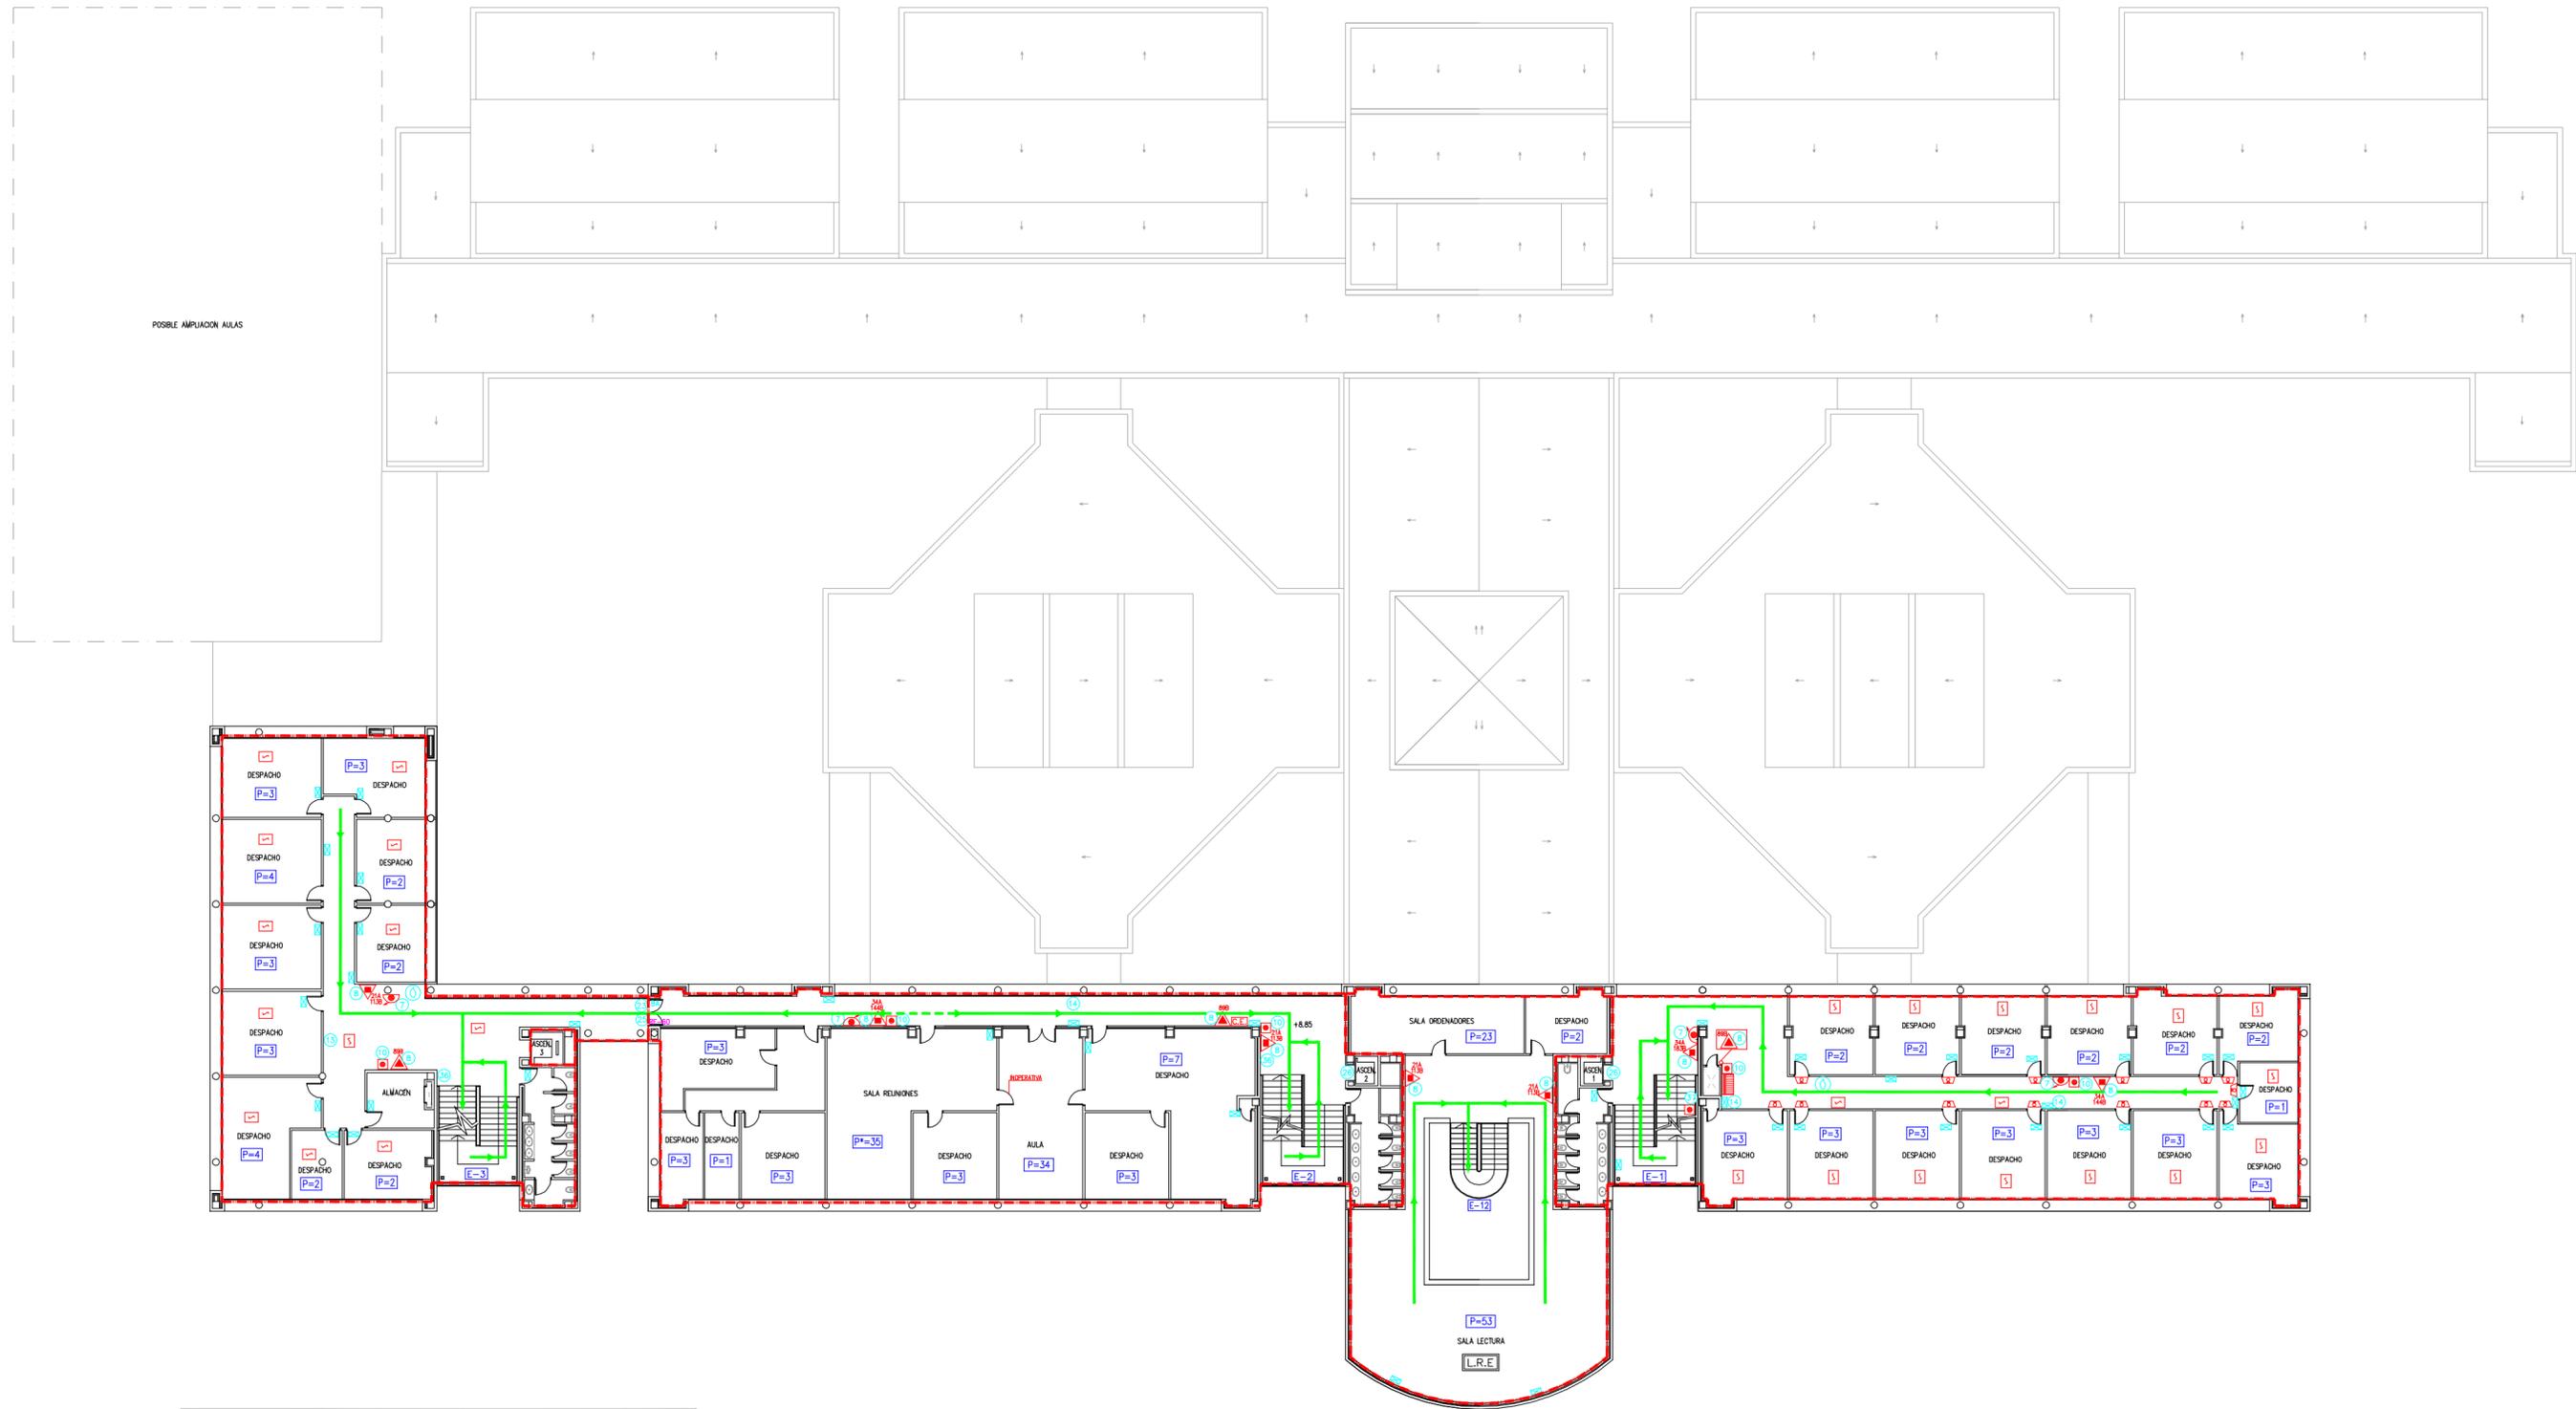

LEYENDA

VIA DE EVACUACION PRINCIPAL	AVISADOR DE ALARMA POR MEDIOS OPTICOS
VIA DE EVACUACION ALTERNATIVA	CUADRO ELECTRICO
SECTOR DE INCENDIO	ALUMBRADO DE EMERGENCIA Y SEÑALIZACION
EXTINTOR DE POLVO POLIVALENTE EFICACIA 34A 144B	PLANO DE USTED ESTA AQUI
EXTINTOR DE POLVO POLIVALENTE EFICACIA 21A 115B	BARRA ANTIPANICO
EXTINTOR DE POLVO POLIVALENTE EFICACIA 34A 185B	RESISTENCIA AL FUEGO
EXTINTOR DE CO2 EFICACIA 89B	SALIDA DE PLANTA
BOCA DE INCENDIO EQUIPADA DE 45mm #	ESICALERA
BOCA DE INCENDIO EQUIPADA DE 25mm #	LOCAL RIESGO ESPECIAL
PULSADOR DE ALARMA	POBLACION
DETECTOR DE HUMOS	POBLACION ALTERNATIVA
CENTRAL DE DETECCION Y ALARMA	

SEÑALIZACION

7	14	36
8	23	37
10	25	26
13	26	26

	DENOMINACION PLAN DE AUTOPROTECCIÓN PLANTA SEGUNDA	ESCALA: 1 / 200 DIBUJADO: B. PRADAS SEPTIEMBRE-01 COMPROBADO: MORENO SEPTIEMBRE-01 APROBADO: A. GÓMEZ SEPTIEMBRE-01
	CLIENTE EDIF. MELCHOR DE MACANAZ CAMPUS UNIVERSITARIO ALBACETE Plaza de la Universidad, nº1 – ALBACETE	SUSTITUYE A: SUSTITUYE POR: PLANO Nº 07



LEYENDA

	VIA DE EVACUACION PRINCIPAL		AVISADOR DE ALARMA POR MEDIOS OPTICOS
	VIA DE EVACUACION ALTERNATIVA		ALUMBRADO DE EMERGENCIA Y SEÑALIZACION
	SECTOR DE INCENDIO		PLANO DE LISTO ESTA AGUI
	EXTINTOR DE POLVO POLIVALENTE EFICACIA 34A 144B		BARRA ANTIPANICO
	EXTINTOR DE POLVO POLIVALENTE EFICACIA 21A 113B		RESISTENCIA AL FUEGO
	EXTINTOR DE CO2 EFICACIA 89B		SP SALIDA DE PLANTA
	BOCA DE INCENDIO ESQUADRA DE 45mm *		E ESCALERA
	FALSADOR DE ALARMA		P POBLACION
	DETECTOR DE HUMOS		PA POBLACION ALTERNATIVA

SEÑALIZACION

	DENOMINACION PLAN DE AUTOPROTECCIÓN PLANTA TERCERA	ESCALA: 1 / 200 DIBUJADO: B. PRADAS SEPTIEMBRE-08 COMPROBADO: MORENO SEPTIEMBRE-08 APROBADO: A. GÓMEZ SEPTIEMBRE-08
	CLIENTE EDIF. MELCHOR DE MACANAZ CAMPUS UNIVERSITARIO ALBACETE Plaza de la Universidad, nº1 – ALBACETE	SUSTITUYE AL: SUSTITUIDO POR: PLANO Nº 08 REV. ACTUAL 10