


LEYENDA	
	VIA DE EVACUACION PRINCIPAL
	VIA DE EVACUACION ALTERNATIVA
	SECTOR DE INCENDIO
	EXTINTOR DE POLVO POLIVALENTE 21A 113B
	EXTINTOR DE CO <sub>2</sub> EFICACIA 89B
	BOCA DE INCENDIO EQUIPADA
	ROCIADORES DE AGUA
	CENTRAL DE DETECCION Y ALARMA
	AVISADOR DE ALARMA POR MEDIOS ACUSTICOS
	PULSADOR DE ALARMA
	CUADRO ELECTRICO
	ALUMBRADO DE EMERGENCIA Y SEÑALIZACION
	ARMARIO INTERVENCIÓN
	PUESTO DE CONTROL (SPRINKLER)
	RESISTENCIA AL FUEGO
	BARRA ANTIPANICO
	SR SALIDA DE RECINTO
	SE SALIDA DE EMERGENCIA
	S ACCESO A EDIFICIO
	P POBLACION
	P* POBLACION ALTERNATIVA
	P POBLACION QUE EVACUA POR SALIDA SEÑALADA
	L.R.E. LOCAL RIESGO ESPECIAL

SEÑALIZACION	

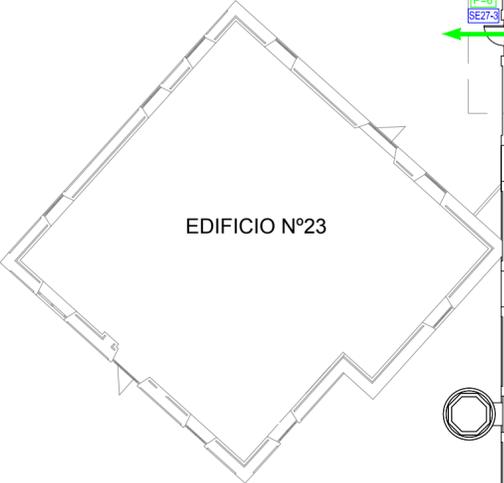

**ALENTIS**

DENOMINACION  
**PLAN DE AUTOPROTECCIÓN  
EDIFICIO - 27  
(LABORATORIOS DE  
ENFERMERIA Y FISIOTERAPIA)  
PLANTA BAJA**


CLIENTE  
  
**FABRICA DE ARMAS DE TOLEDO**

ESCALA: 1 / 200

DIBUJADO	B. PRADAS	ABRIL-14
COMPROB.	A. GOMEZ	ABRIL-14
APROBADO	A. GOMEZ	ABRIL-14

FIRMADO: A. GOMEZ  
PLANO N°  
**27**

REV. ACTUAL  
**0**

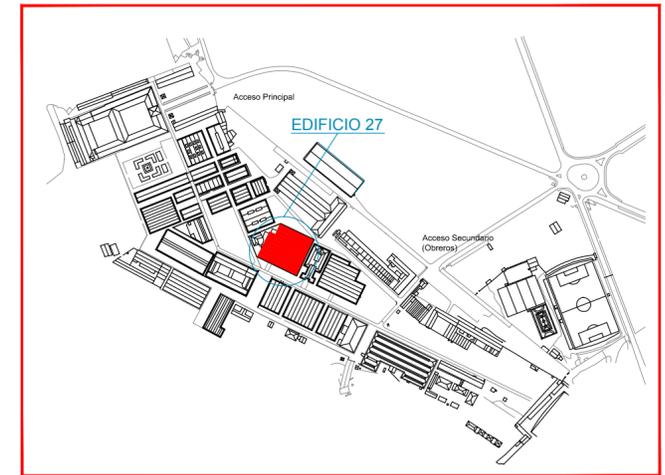

LEYENDA	
	VIA DE EVACUACION PRINCIPAL
	VIA DE EVACUACION ALTERNATIVA
	SECTOR DE INCENDIO
	EXTINTOR DE POLVO POLIVALENTE 21A 113B
	EXTINTOR DE CO <sub>2</sub> EFICACIA 89B
	BOCA DE INCENDIO EQUIPADA
	ROCIADORES DE AGUA
	CENTRAL DE DETECCION Y ALARMA
	AVISADOR DE ALARMA POR MEDIOS ACUSTICOS
	PULSADOR DE ALARMA
	CUADRO ELECTRICO
	ALUMBRADO DE EMERGENCIA Y SEÑALIZACION
	RESISTENCIA AL FUEGO
	BARRA ANTIPANICO
	ESCALERA
	POBLACION
	POBLACION ALTERNATIVA

SEÑALIZACION	

	DENOMINACION <b>PLAN DE AUTOPROTECCIÓN</b> <b>EDIFICIO - 27</b> (LABORAORIOS DE ENFERMERIA Y FISIOTERAPIA) ENTREPLANTA	ESCALA: 1 / 200 DIBUJADO B. PRADAS ABRIL-14 COMPROB. A. GOMEZ ABRIL-14 APROBADO A. GOMEZ ABRIL-14
	CLIENTE  FABRICA DE ARMAS DE TOLEDO	FIRMADO A. GOMEZ PLANO Nº <b>28</b>